

OWYCH

7L 1.M.Gdańsk  
7L 10.30.3

0 strona 6

oraz podpis

odmowa aktualizacji

Nr 236, poz. 1572F


rych

dy / Podpisano

Wanda Bielińska  
i Miejski w Gdańsku

Data: 2020-06-24

riank

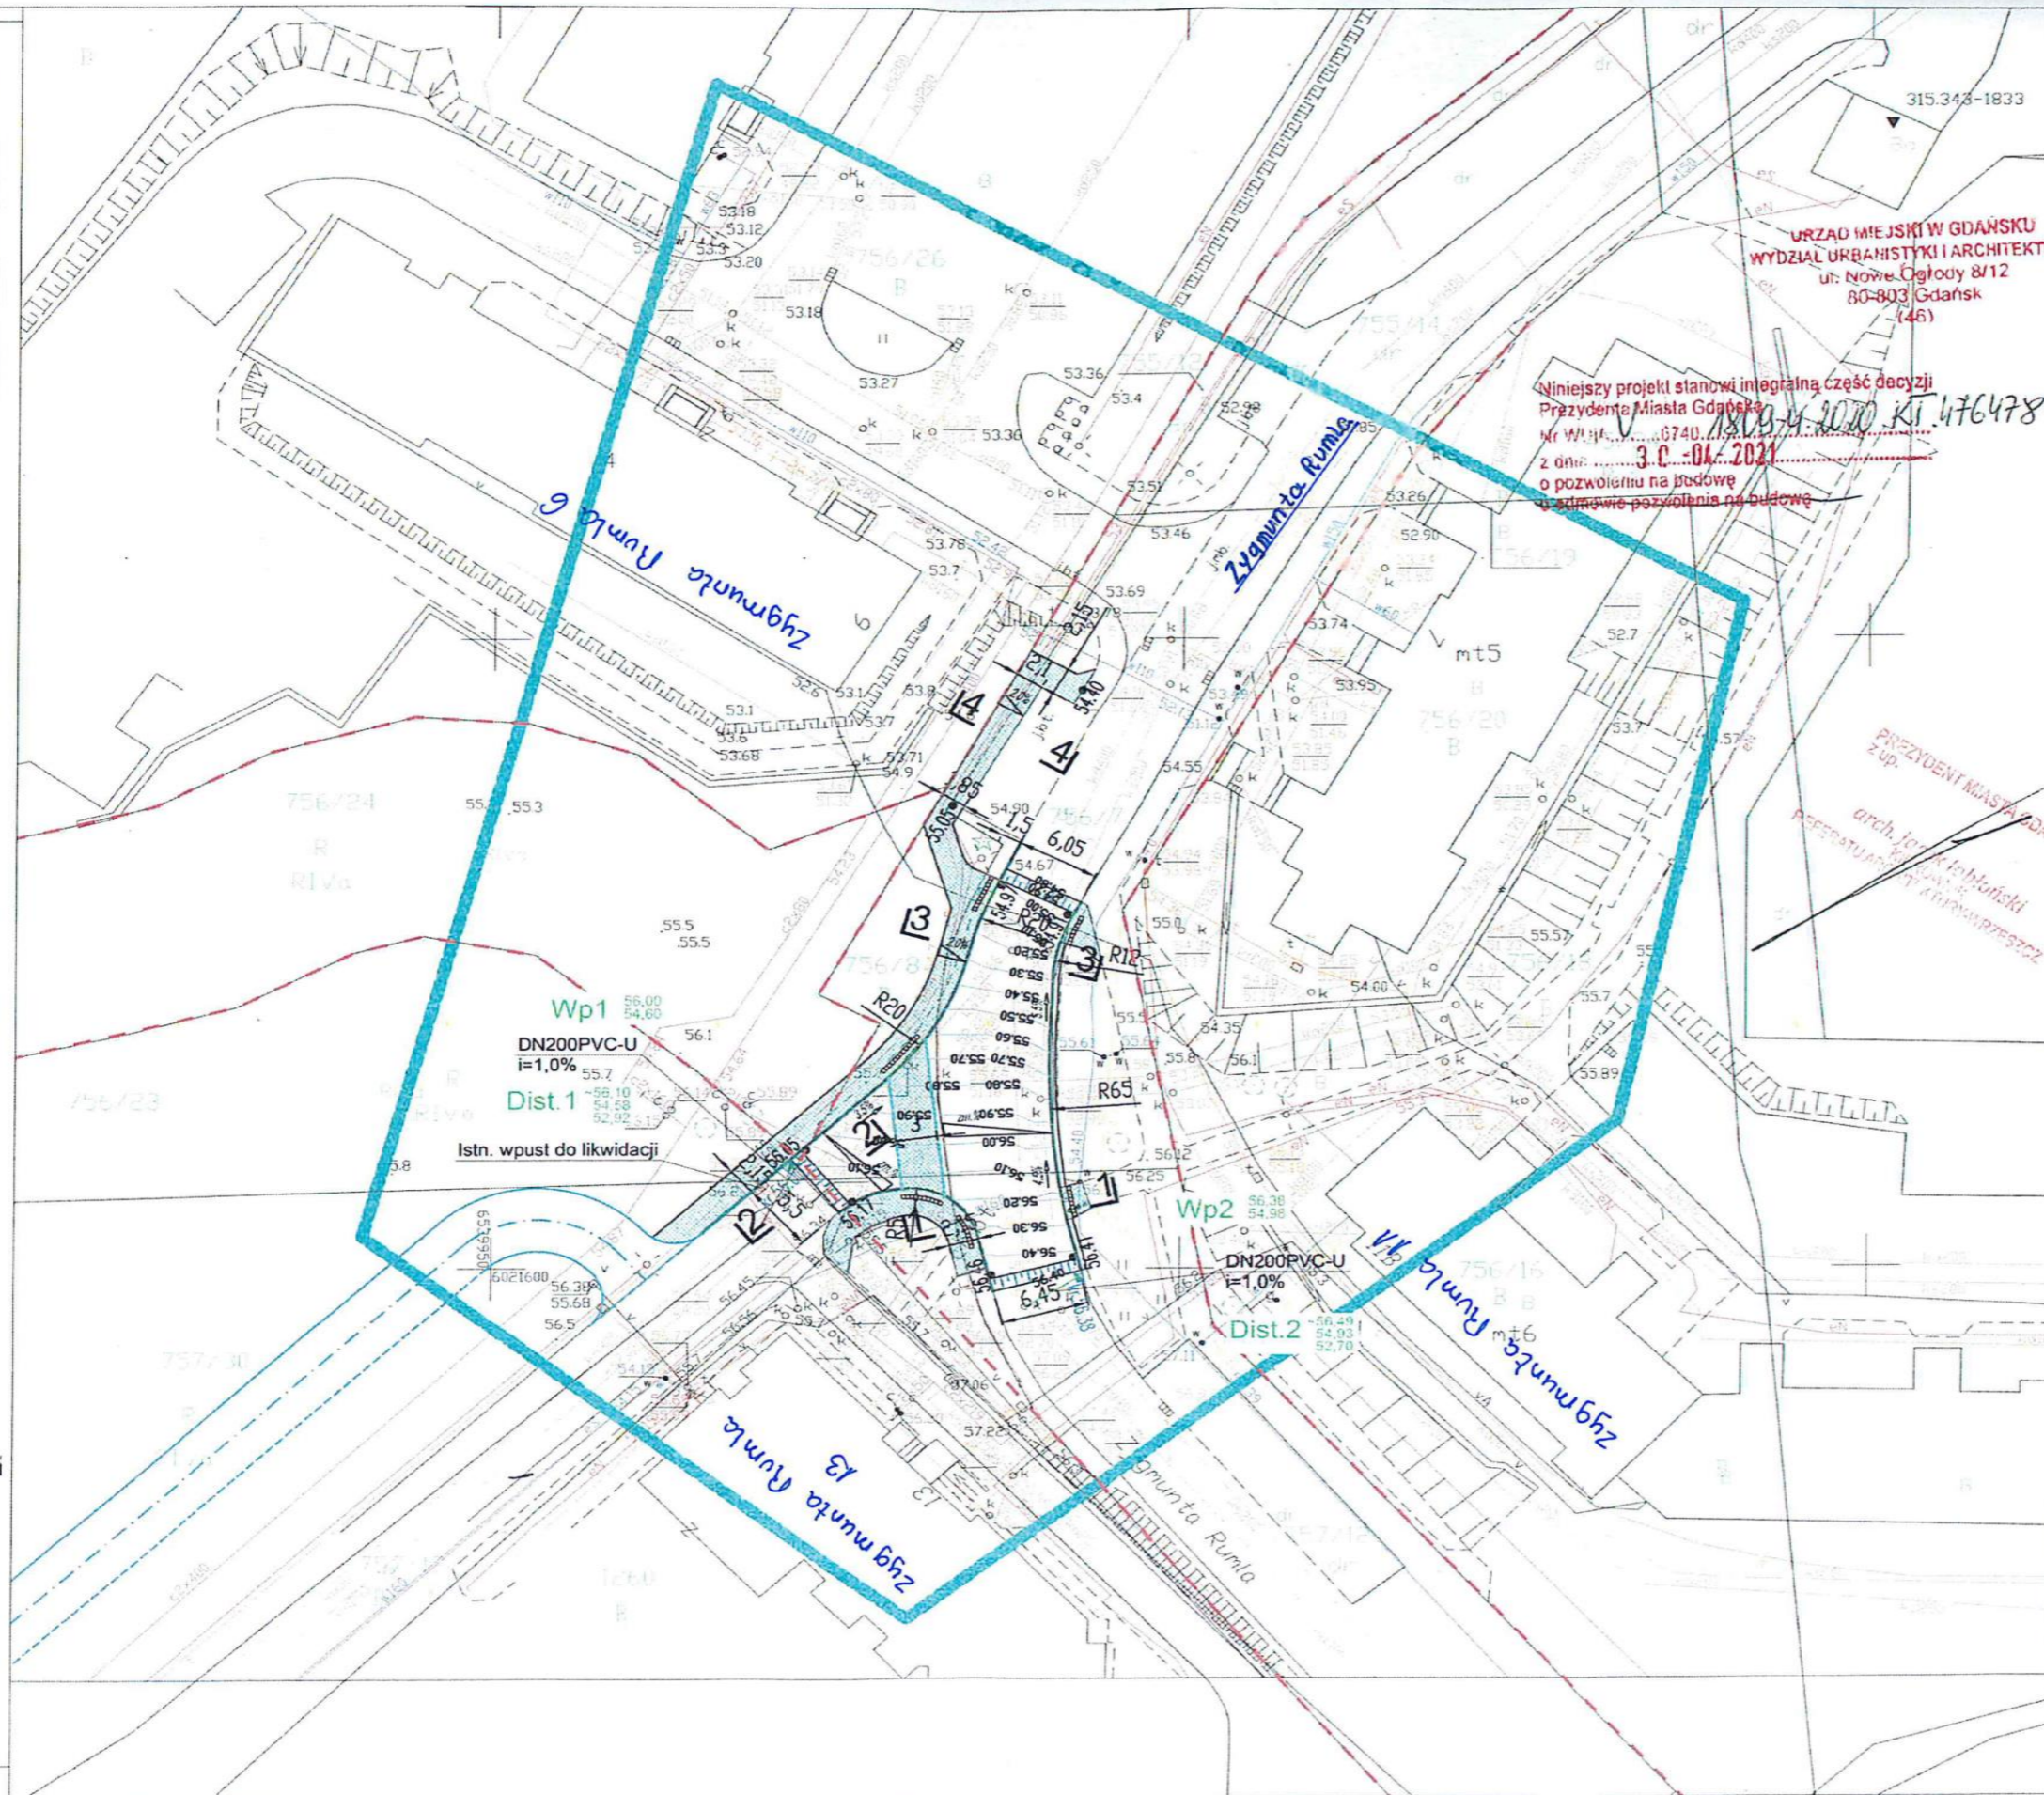

URZĄD MIEJSKI W GDAŃSKU  
WYDZIAŁ URBANISTYKI I ARCHITEKTURY  
ul. Nowe Ogłody 8/12  
80-803 Gdańsk  
(46)

Niniejszy projekt stanowi integralną część decyzji  
Prezydenta Miasta Gdańska  
Nr WI/14/2020/G740/2020  
z dnia 3.06.2021  
o pozwoleniu na budowę  
i odmowie pozwolenia na budowę

LEGENDA:

- WYNIESIONA JEZDNIA  
- nawierzchnia z kostki betonowej (k.grafit)
- CHODNIK  
- nawierzchnia z płytek betonowych 30x30cm (k.szary)
- CHODNIK WZMOCNIONY  
- nawierzchnia z płytek betonowych 30x30cm (k.szary)
- OPASKA  
- nawierzchnia z płytek betonowych 30x30cm (k.szary)
- KRAWĘŻNIK BETONOWY 15x30x100cm  
- wystający +12 cm
- OPORNIK BETONOWY 12x25x100cm  
- wtopiony 0cm
- KRAWĘŻNIK BETONOWY 15x22x100cm  
- zaniżony +1cm
- OBRZEŻE BETONOWE 8x25x100cm
- PŁYTKI FAKTUROWE OSTRZEGAWCZE
- WPUSTY DESZCZOWE
- POCHYLENIA I SPADKI
- GRANICE PASA DROGOWEGO WG MPZP
- ZAGOSPODAROWANIE ZWIĄZANE Z BUDYNKIEM MIESZKALNYM WIELORODZ. WG ODRĘBN. PROJEKTU
- proj. kanalizacja deszczowa
- D00 000,00 / 000,00 proj. studnia kanalizacji deszczowej opisane rzędne terenu i spodu odpływu
- Wp00 000,00 / 000,00 proj. wpust kanalizacji deszczowej opisane rzędne terenu i spodu odpływu

Generalny Projektant:  
**APA**  
 Pracownia Architektoniczna  
 83-110 TCZEW, ul. Sportowa 2/2  
 TEL. 601 654 213

PRZEBUDOWA JEZDNI W CIĄGU ULICY ZYGMUNTA RUMLA WRAZ Z BUDOWĄ CHODNIKA	
ulica Zygmunt Rumla, Gdańsk, jednostka ewid. 2261011, obręb 303 dz.nr 756/7, 756/8, 756/23, 756/24, 757/12, 757/13, 757/30	
Spółdzielnia Mieszkaniowa „POLUDNIE” 80-041 Gdańsk, ul. Strzelców Karpackich 1	
PROJEKT ZAGOSPODAROWANIA TERENU plansza zbiorcza	
projektant branży drogowej mgr inż. Wojciech Siembariski / upr. nr POM/0275/POOD/14 uprawnienia do projektowania bez ograniczeń w specjalności inżynierii drogowej	podpis
projektant branży drogowej mgr inż. Krzysztof Linke / upr. nr POM/0278/POOD/14 uprawnienia do projektowania bez ograniczeń w specjalności inżynierii drogowej	podpis
projektant branży sanitarnej mgr inż. Izabela Damska / upr. nr 114/Gd/00 uprawnienia do projektowania w zakresie sieci, instalacji i urządzeń ciepłych, wentylacyjnych, gazowych, wodociągowych i kanalizacyjnych	podpis
projektant branży sanitarnej mgr inż. Ludmiła Gzowska / upr. nr 490/81, 109/Gd/00 uprawnienia do projektowania w zakresie sieci, instalacji i urządzeń ciepłych, wentylacyjnych, gazowych, wodociągowych i kanalizacyjnych	podpis
tytuł: projekt budowlany	skala: DROGOWA I SANITARNA
skala: 1:500	Gdańsk, 07.2020
12	